




PLANTA ALTA DE ELECTRICIDAD

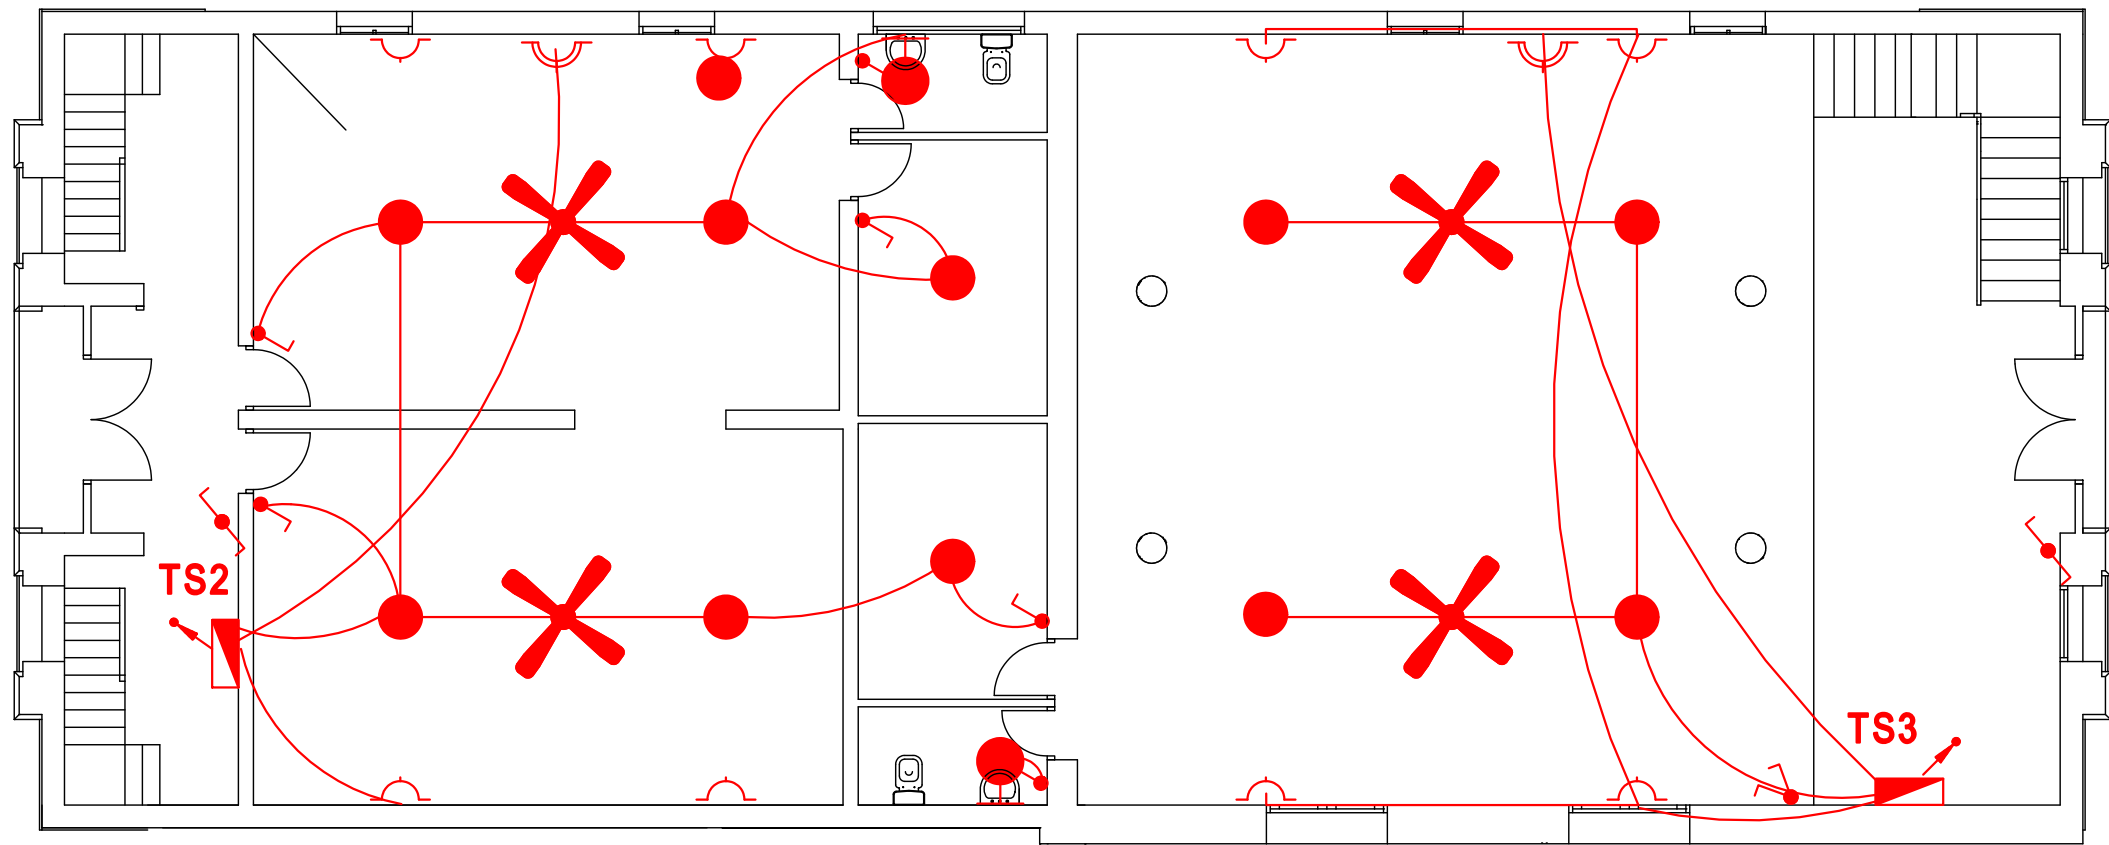

PLANTA BAJA DE ELECTRICIDAD

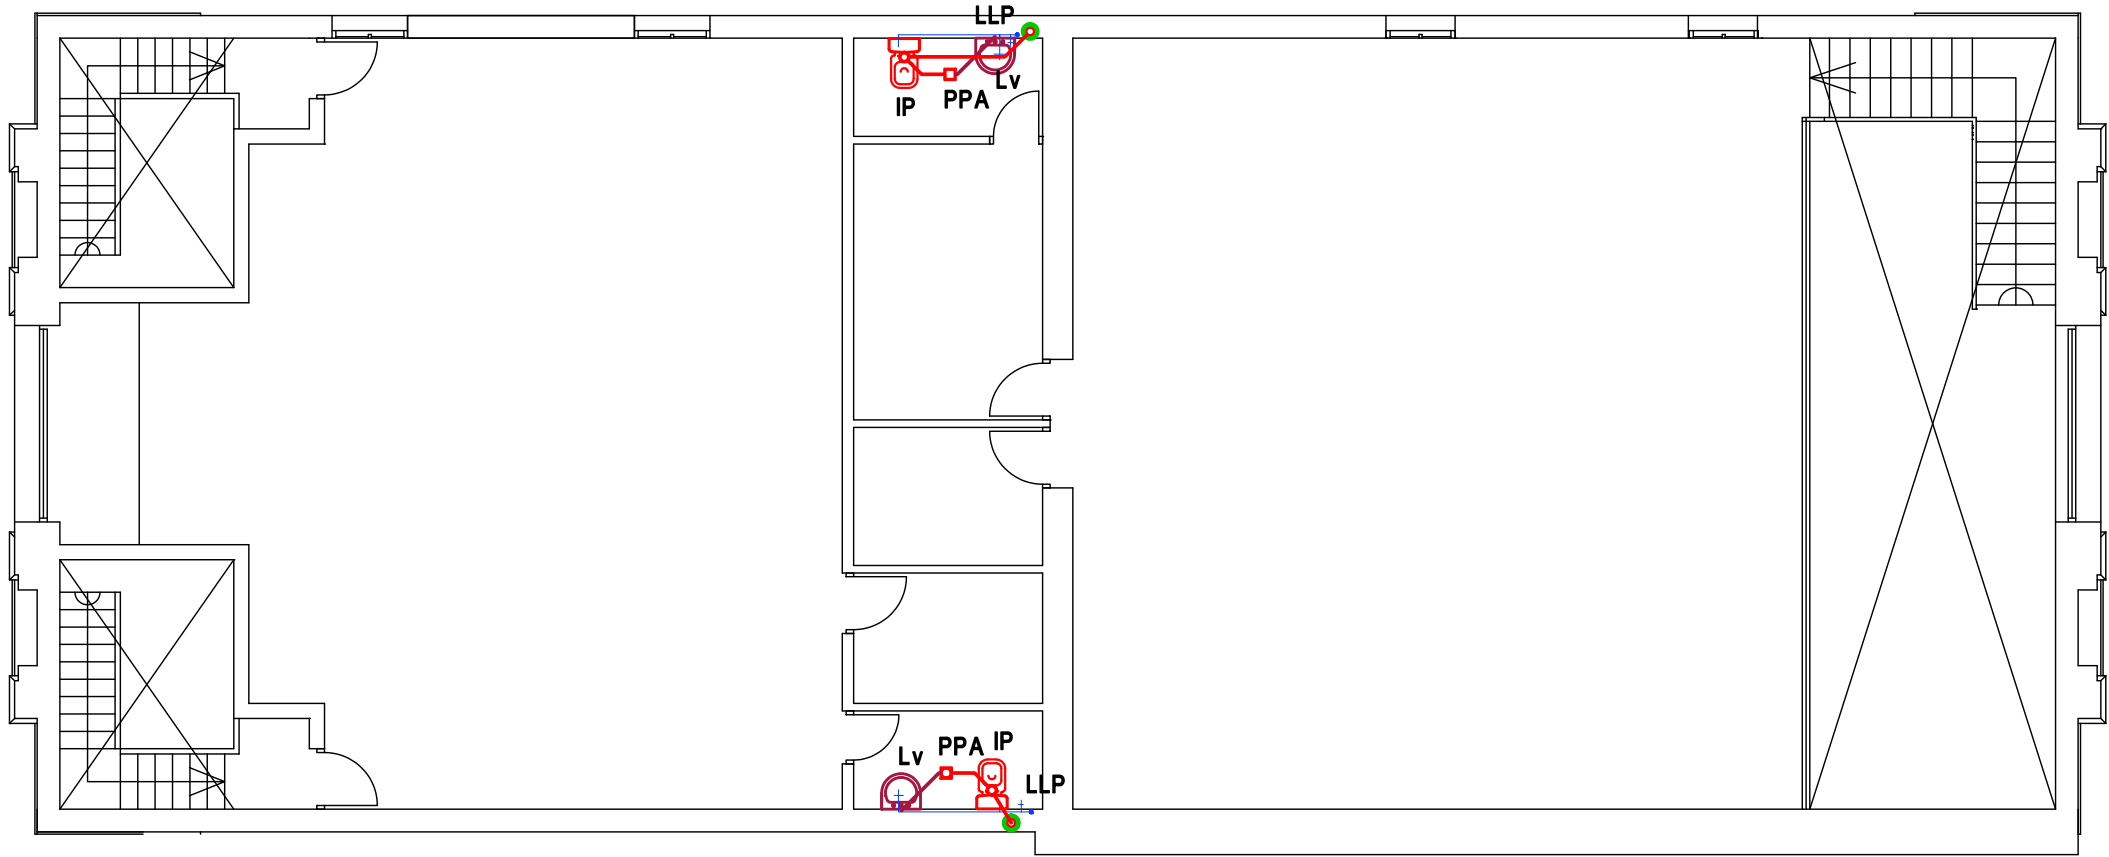


PLANTA ALTA DE INST. SANITARIA

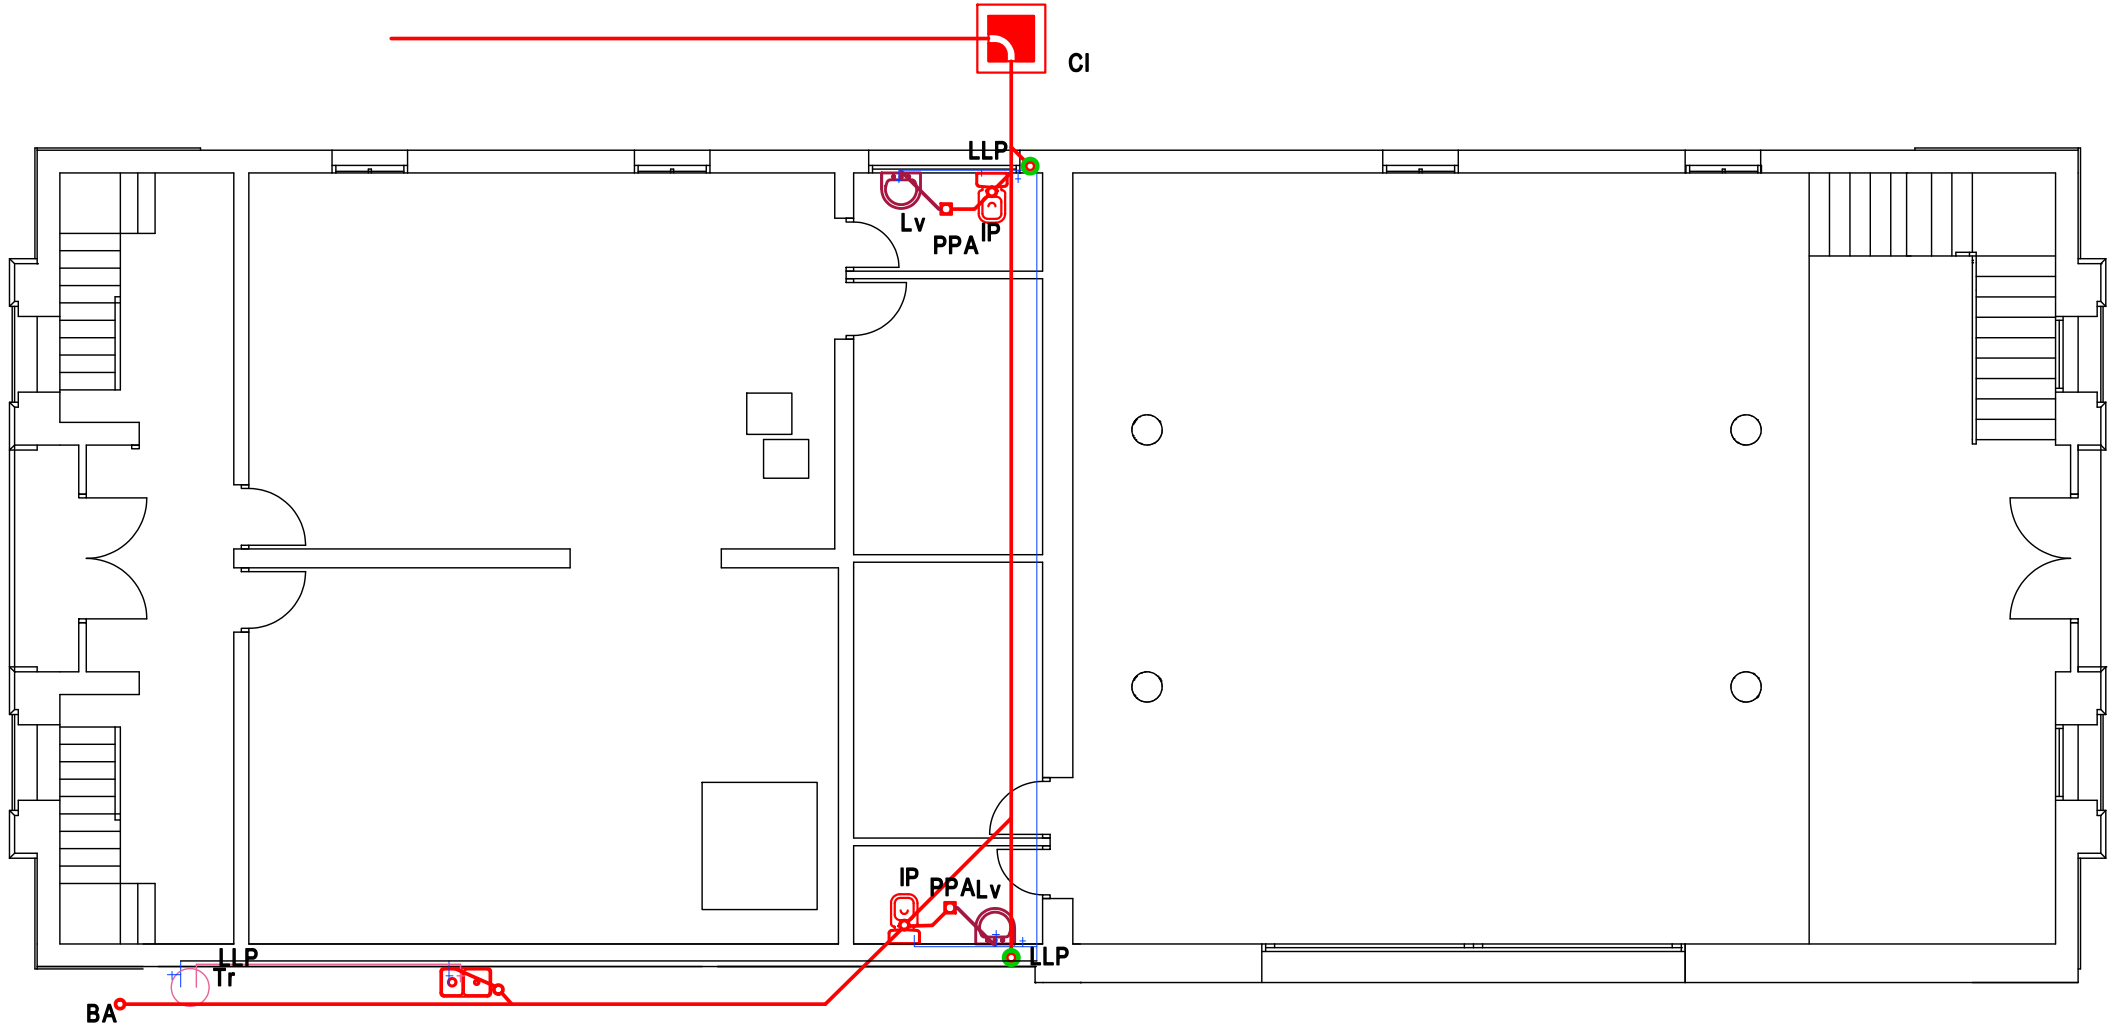

PLANTA BAJA DE INST. SANITARIA

Obra: REFACCION, AMPLIACION Y
Y PUESTA EN VALOR DEL EDIFICIO
DEL COLEGIO DEL CENTENARIO

Ubicacion: Av. Rivadavia (O) 701 - Santiago del Estero

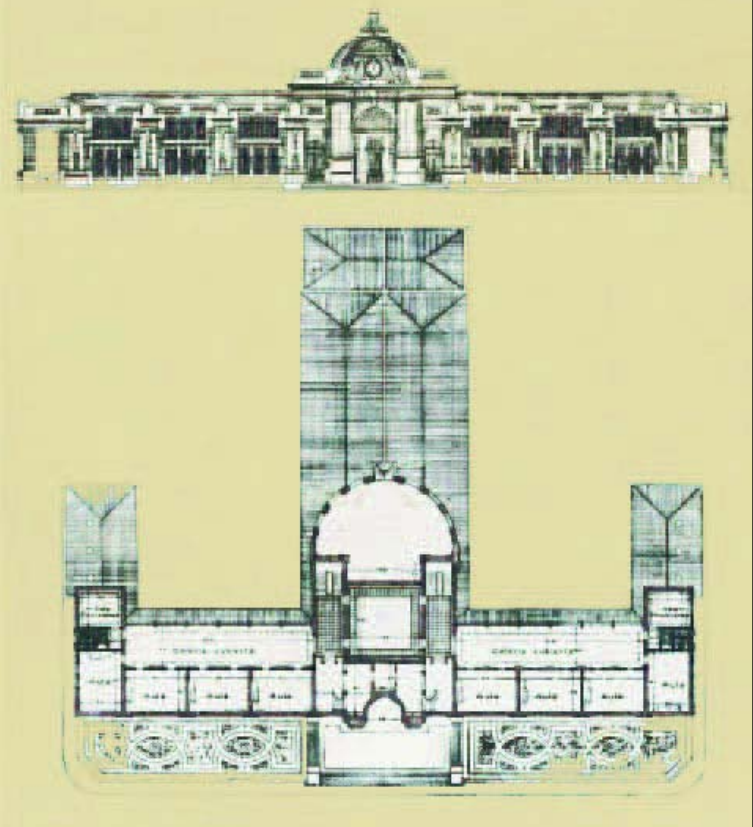

OBSERVACIONES

FECHA Julio del 2016

DESIGNACION
PABELLON DE ACTIVIDADES
ARTISTICAS - CANTINA

PLANO
INSTALACION ELECTRICA
INSTALACION SANITARIA

PLANO N° 29

ESCALA 1:100