

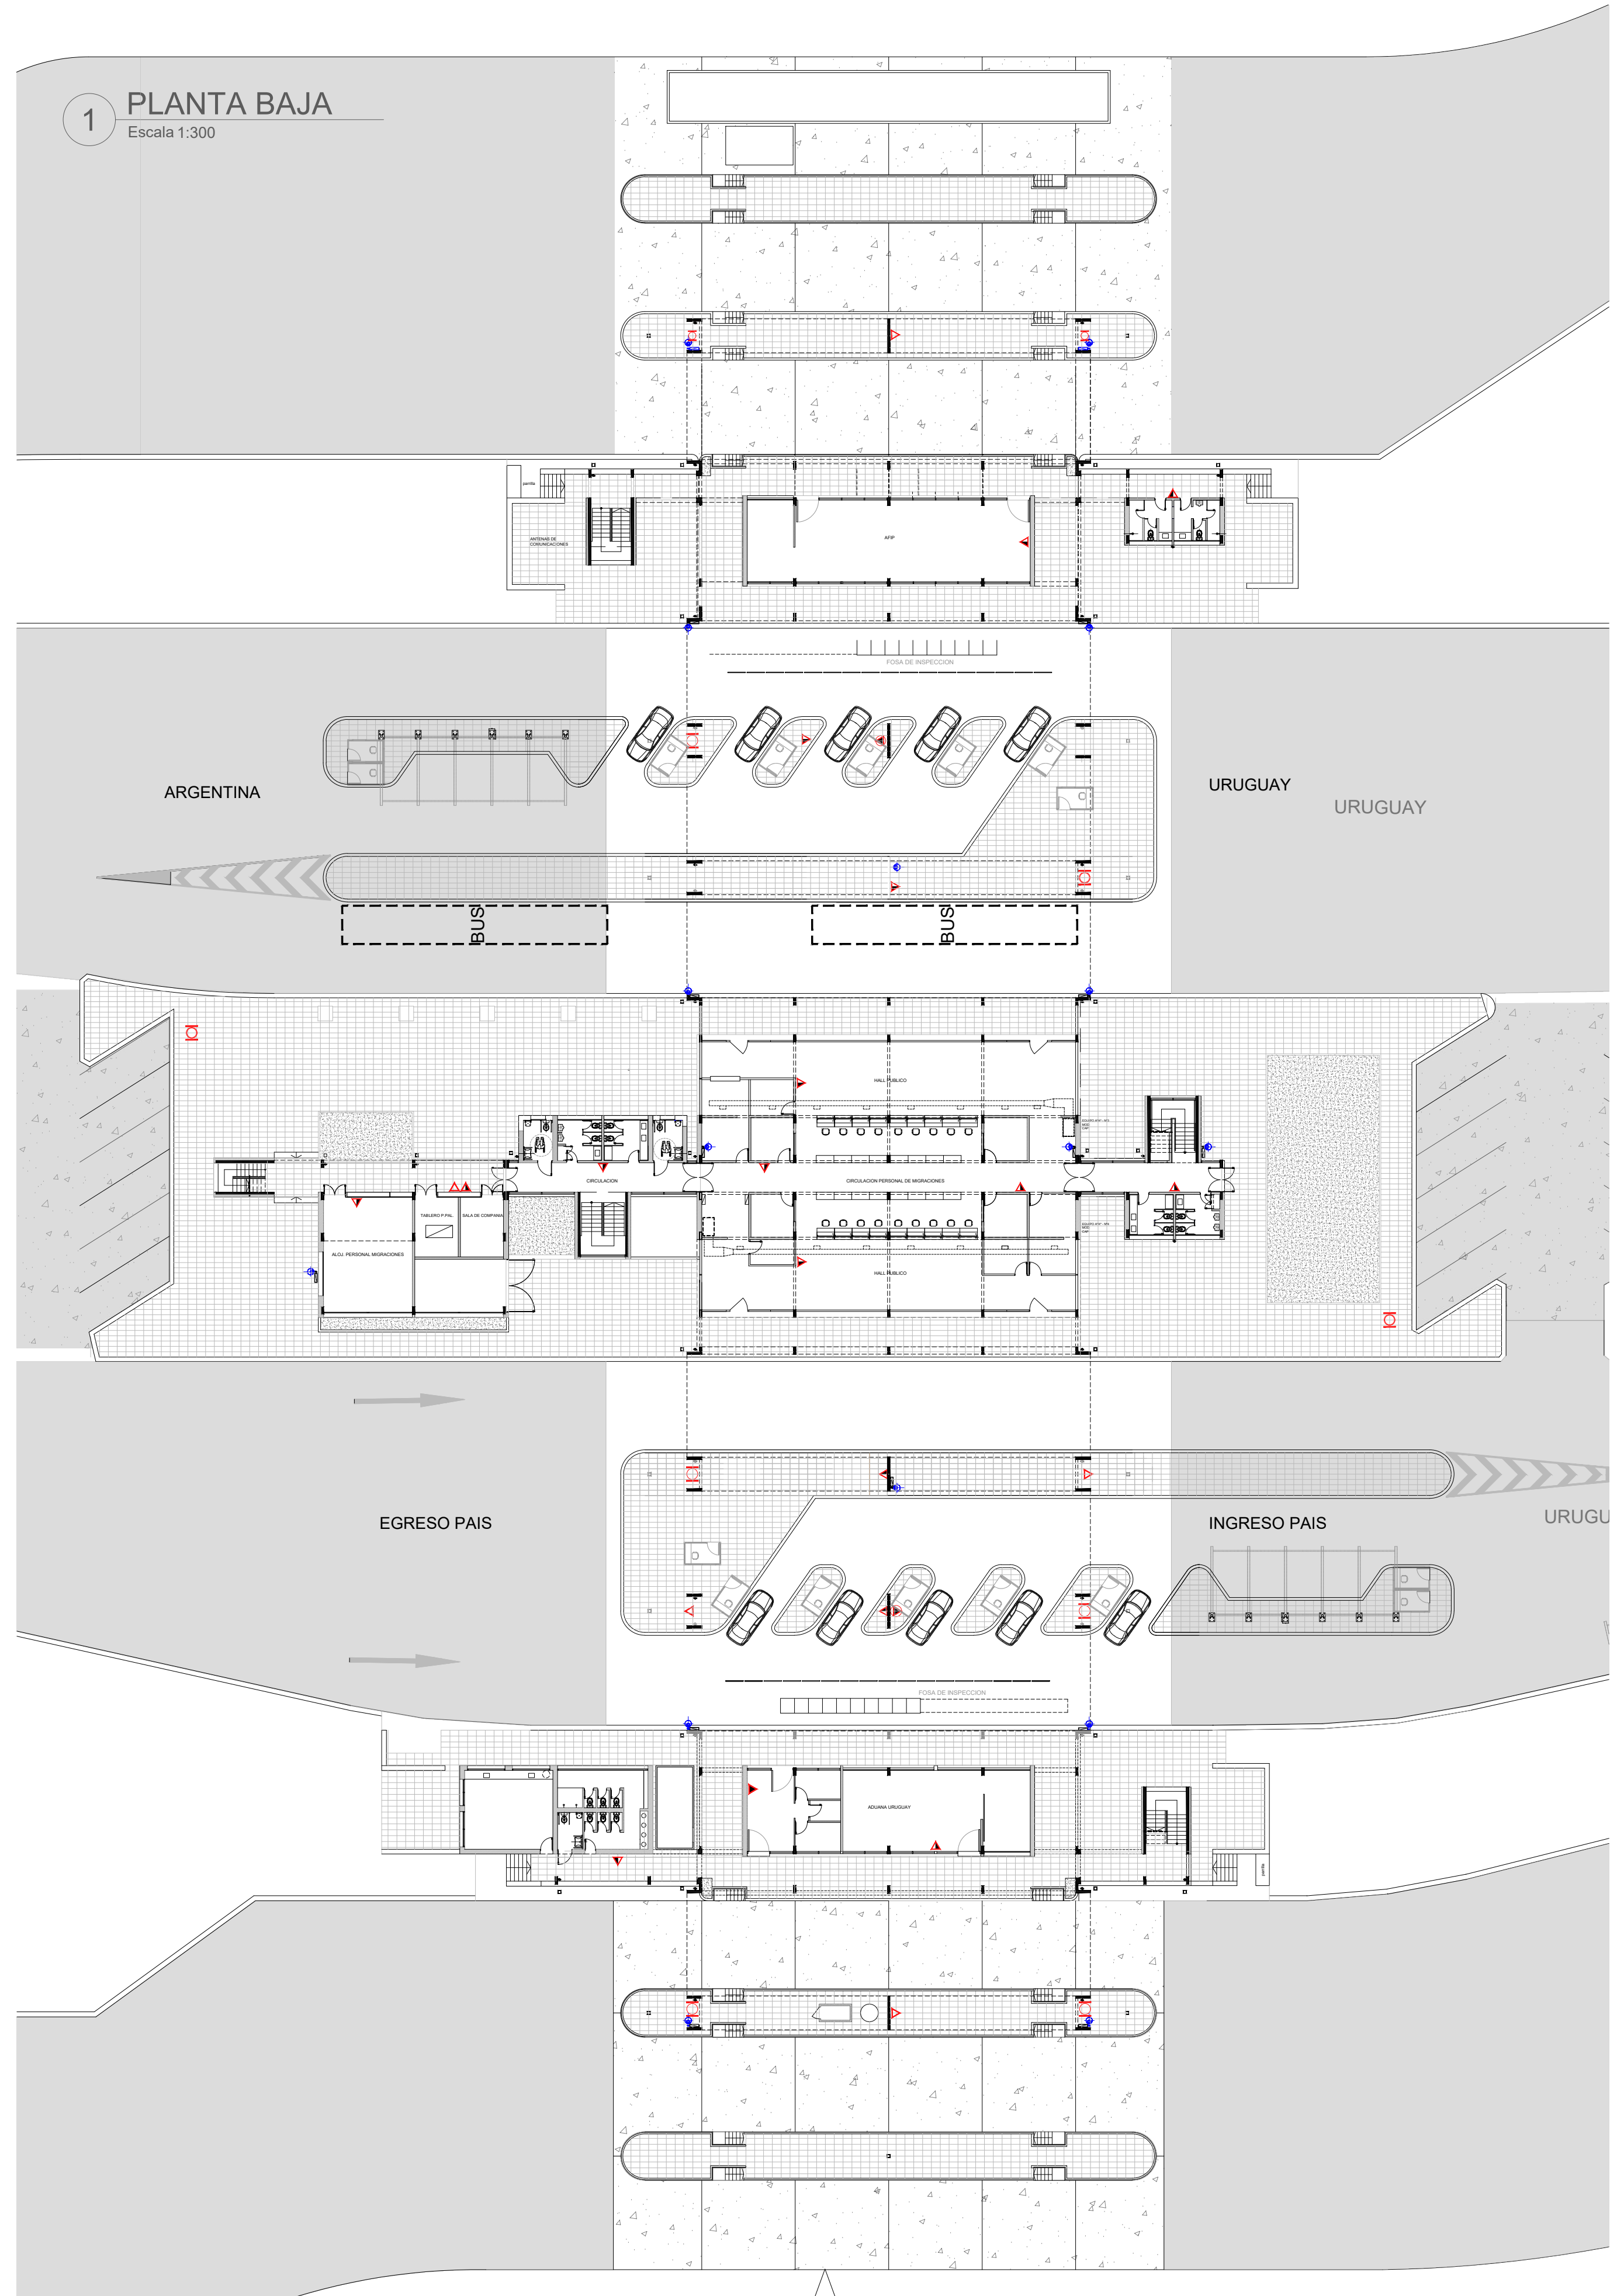


1 PLANTA BAJA
Escala 1:300

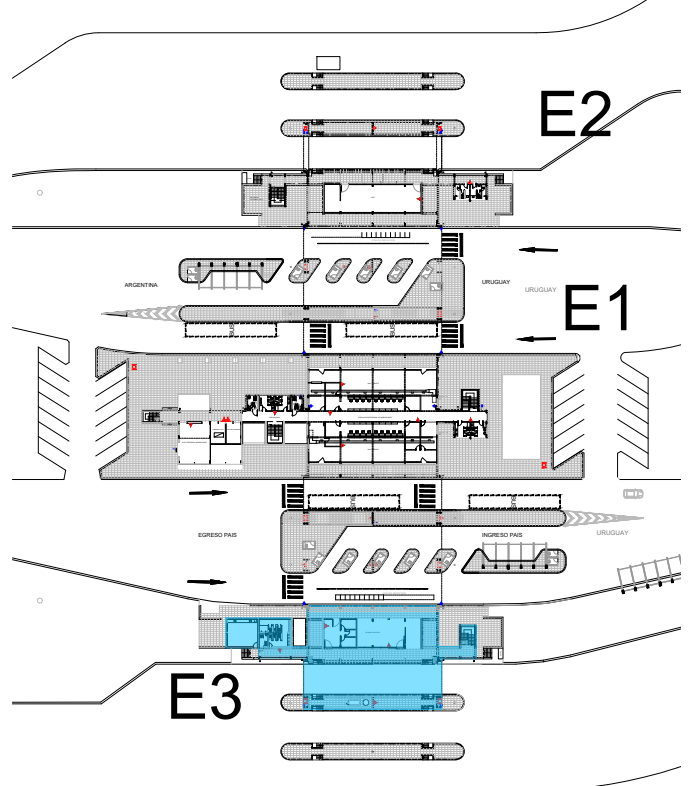

2 PLANTA ALTA
Escala 1:300

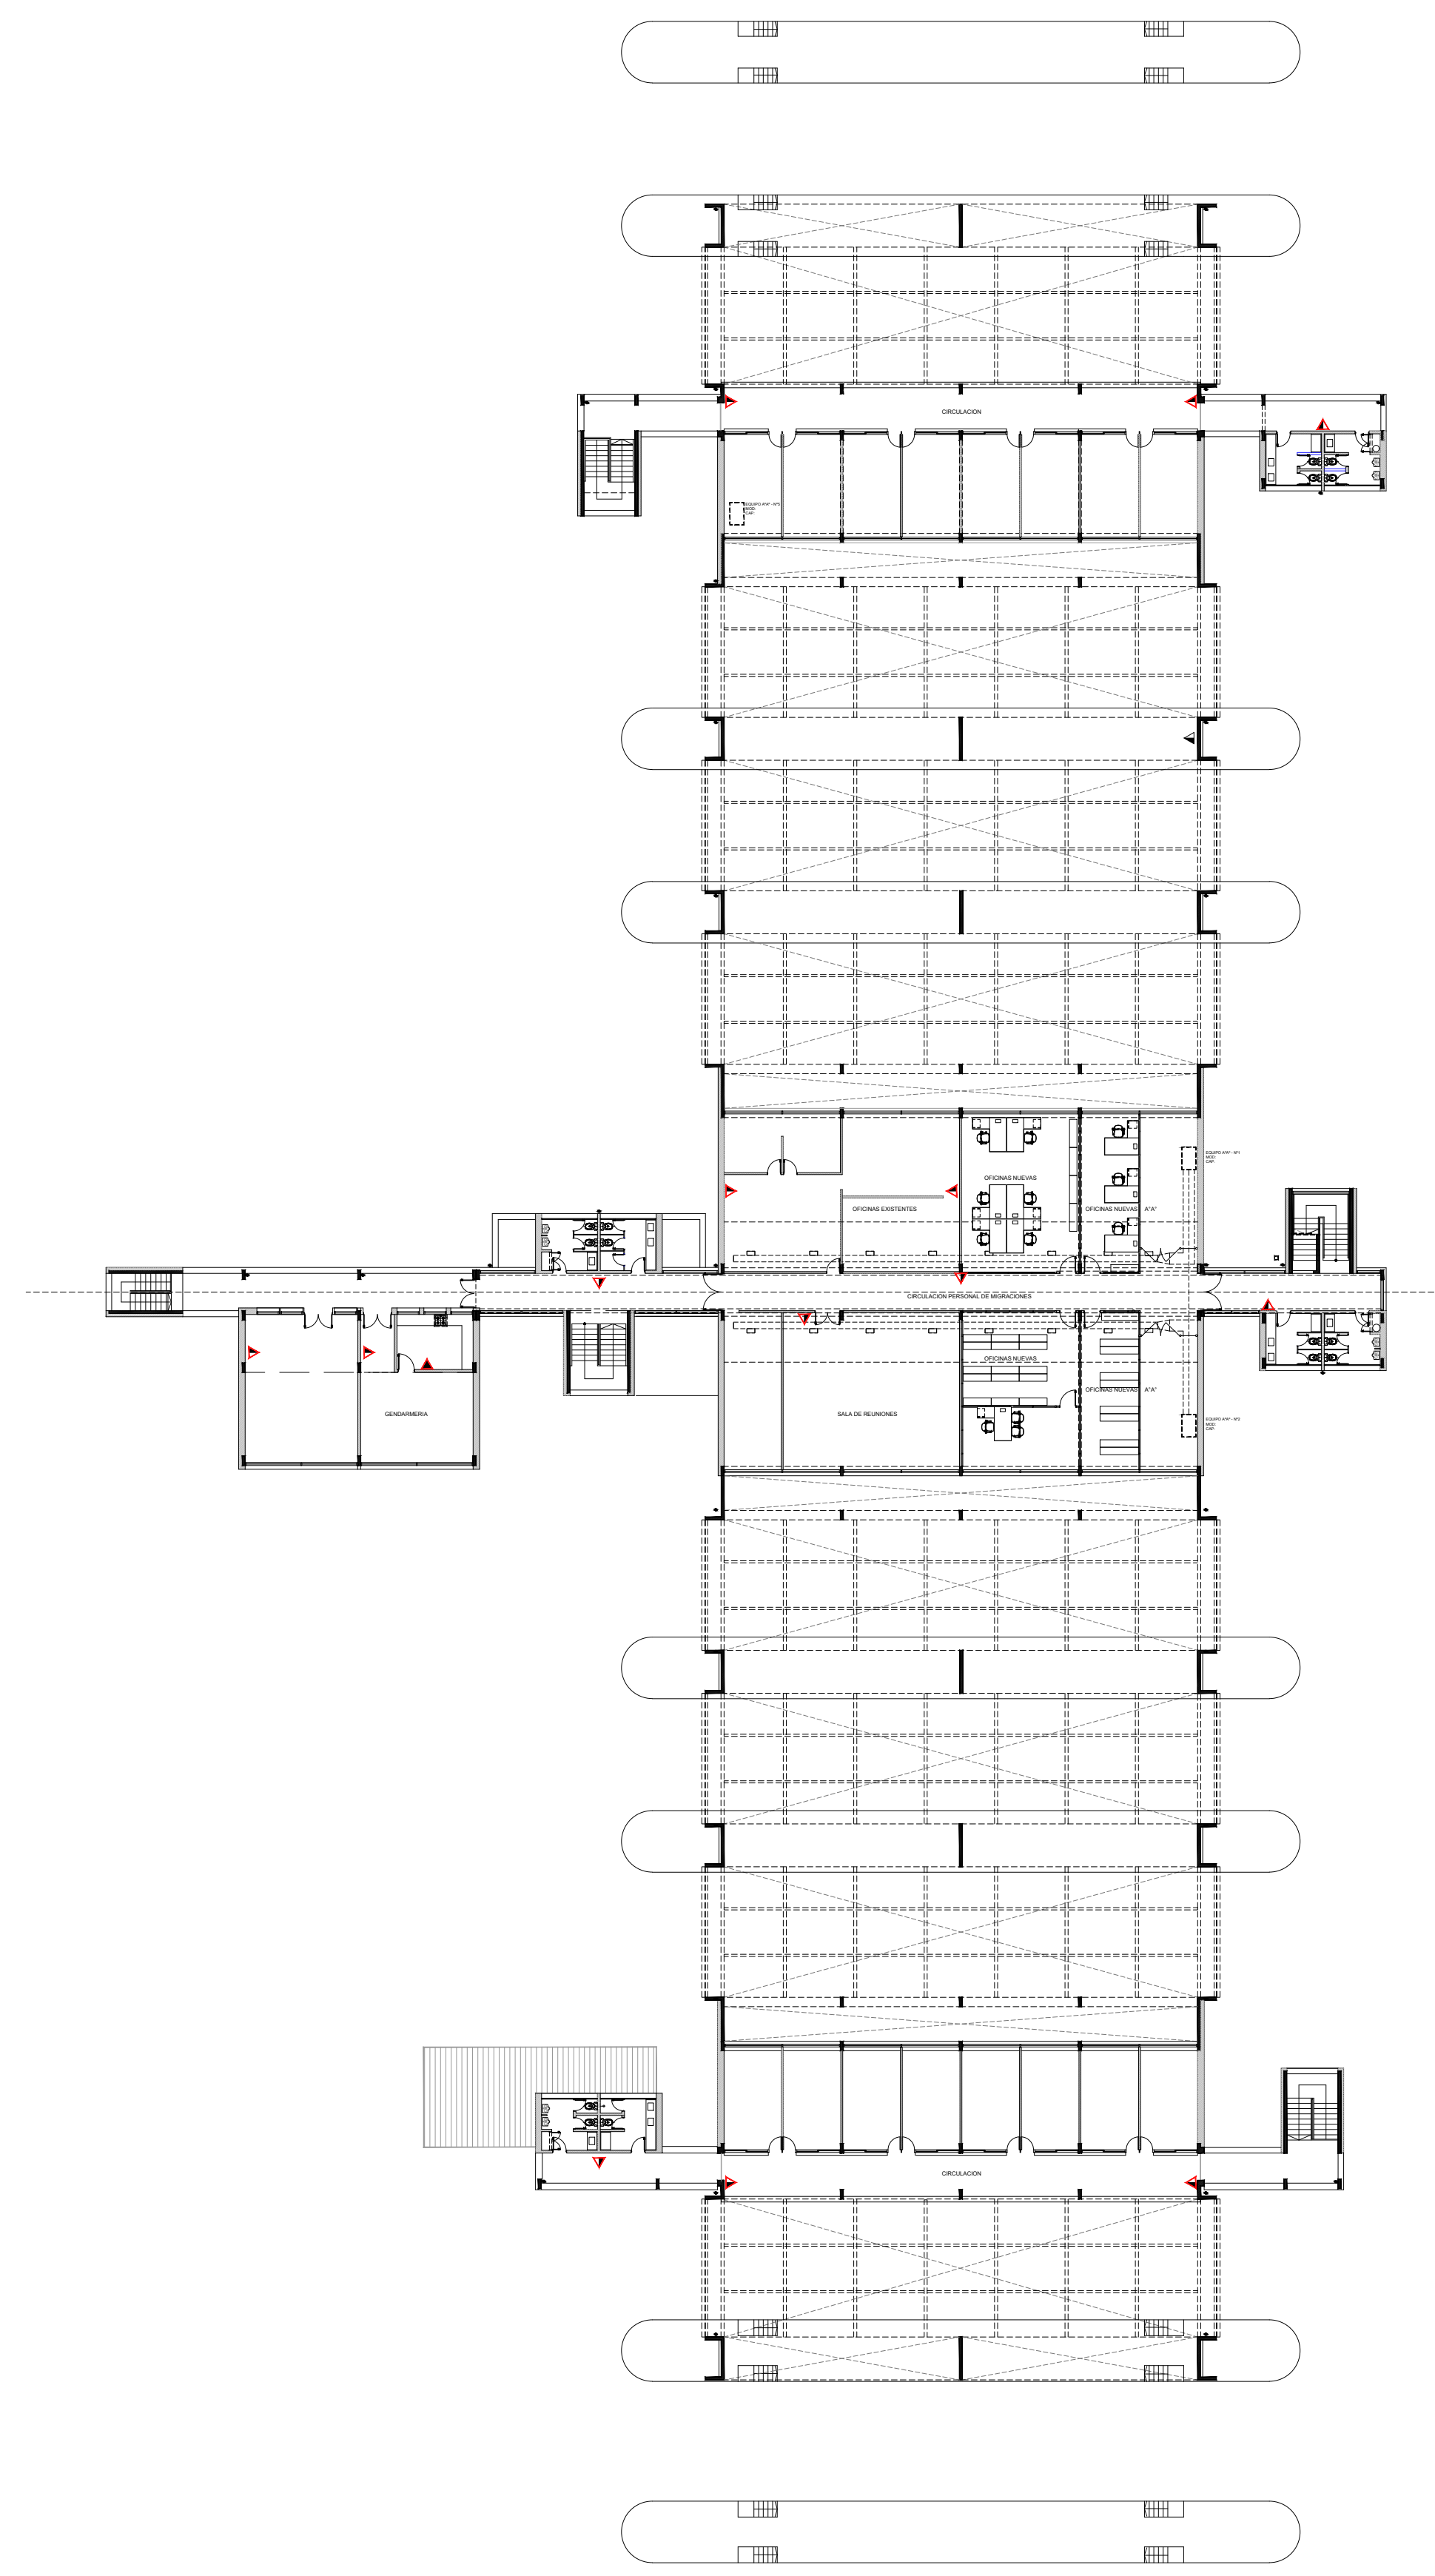


- REFERENCIAS
- EXTINTOR RODANTE PRESURIZADO ESPUMA AFFF 50Kg.
 - EXTINTOR MANUAL CO2 10Kg.
 - EXTINTOR MANUAL POLVO QUIMICO ABC 5Kg.
 - EXTINTOR MANUAL "K" DE AGUA Y ACETATO DE POTASIO / 6Kg.
 - EXTINTOR MANUAL HCFC 123/5Kg. PARA LOCALES CON EQUIPO ELECTRONICO.
 - HIDRANTE EXISTENTE

NOTAS:
EL PRESENTE PLANO DE INDICATIVO LA CONTRATESTA CONFIRMA LOS PLANOS DE DETALLE DEFINITIVO QUE DEBERAN SER APROBADOS POR LA D.S. Y LA INSPECCION DE OBRA. EL PLANO PRESENTADO POR LA CONTRATESTA ESTARA EN UN TOPO GRAFICO CON LA SIGUIENTE LEGENDA:
TODAS LAS MEDIDAS Y MARGENES SE VERIFICARAN EN OBRA POR EL CONTRATISTA.
TODOS LOS DETALLES CONSTRUCTIVOS SERAN COORDINADOS Y COMPROBADOS EN OBRA.



PLANO NO APTO PARA CONSTRUCCION

MODIFICACIONES:	REVISION	FECHA	DESCRIPCION


1 PLANTA BAJA
Escala 1:100

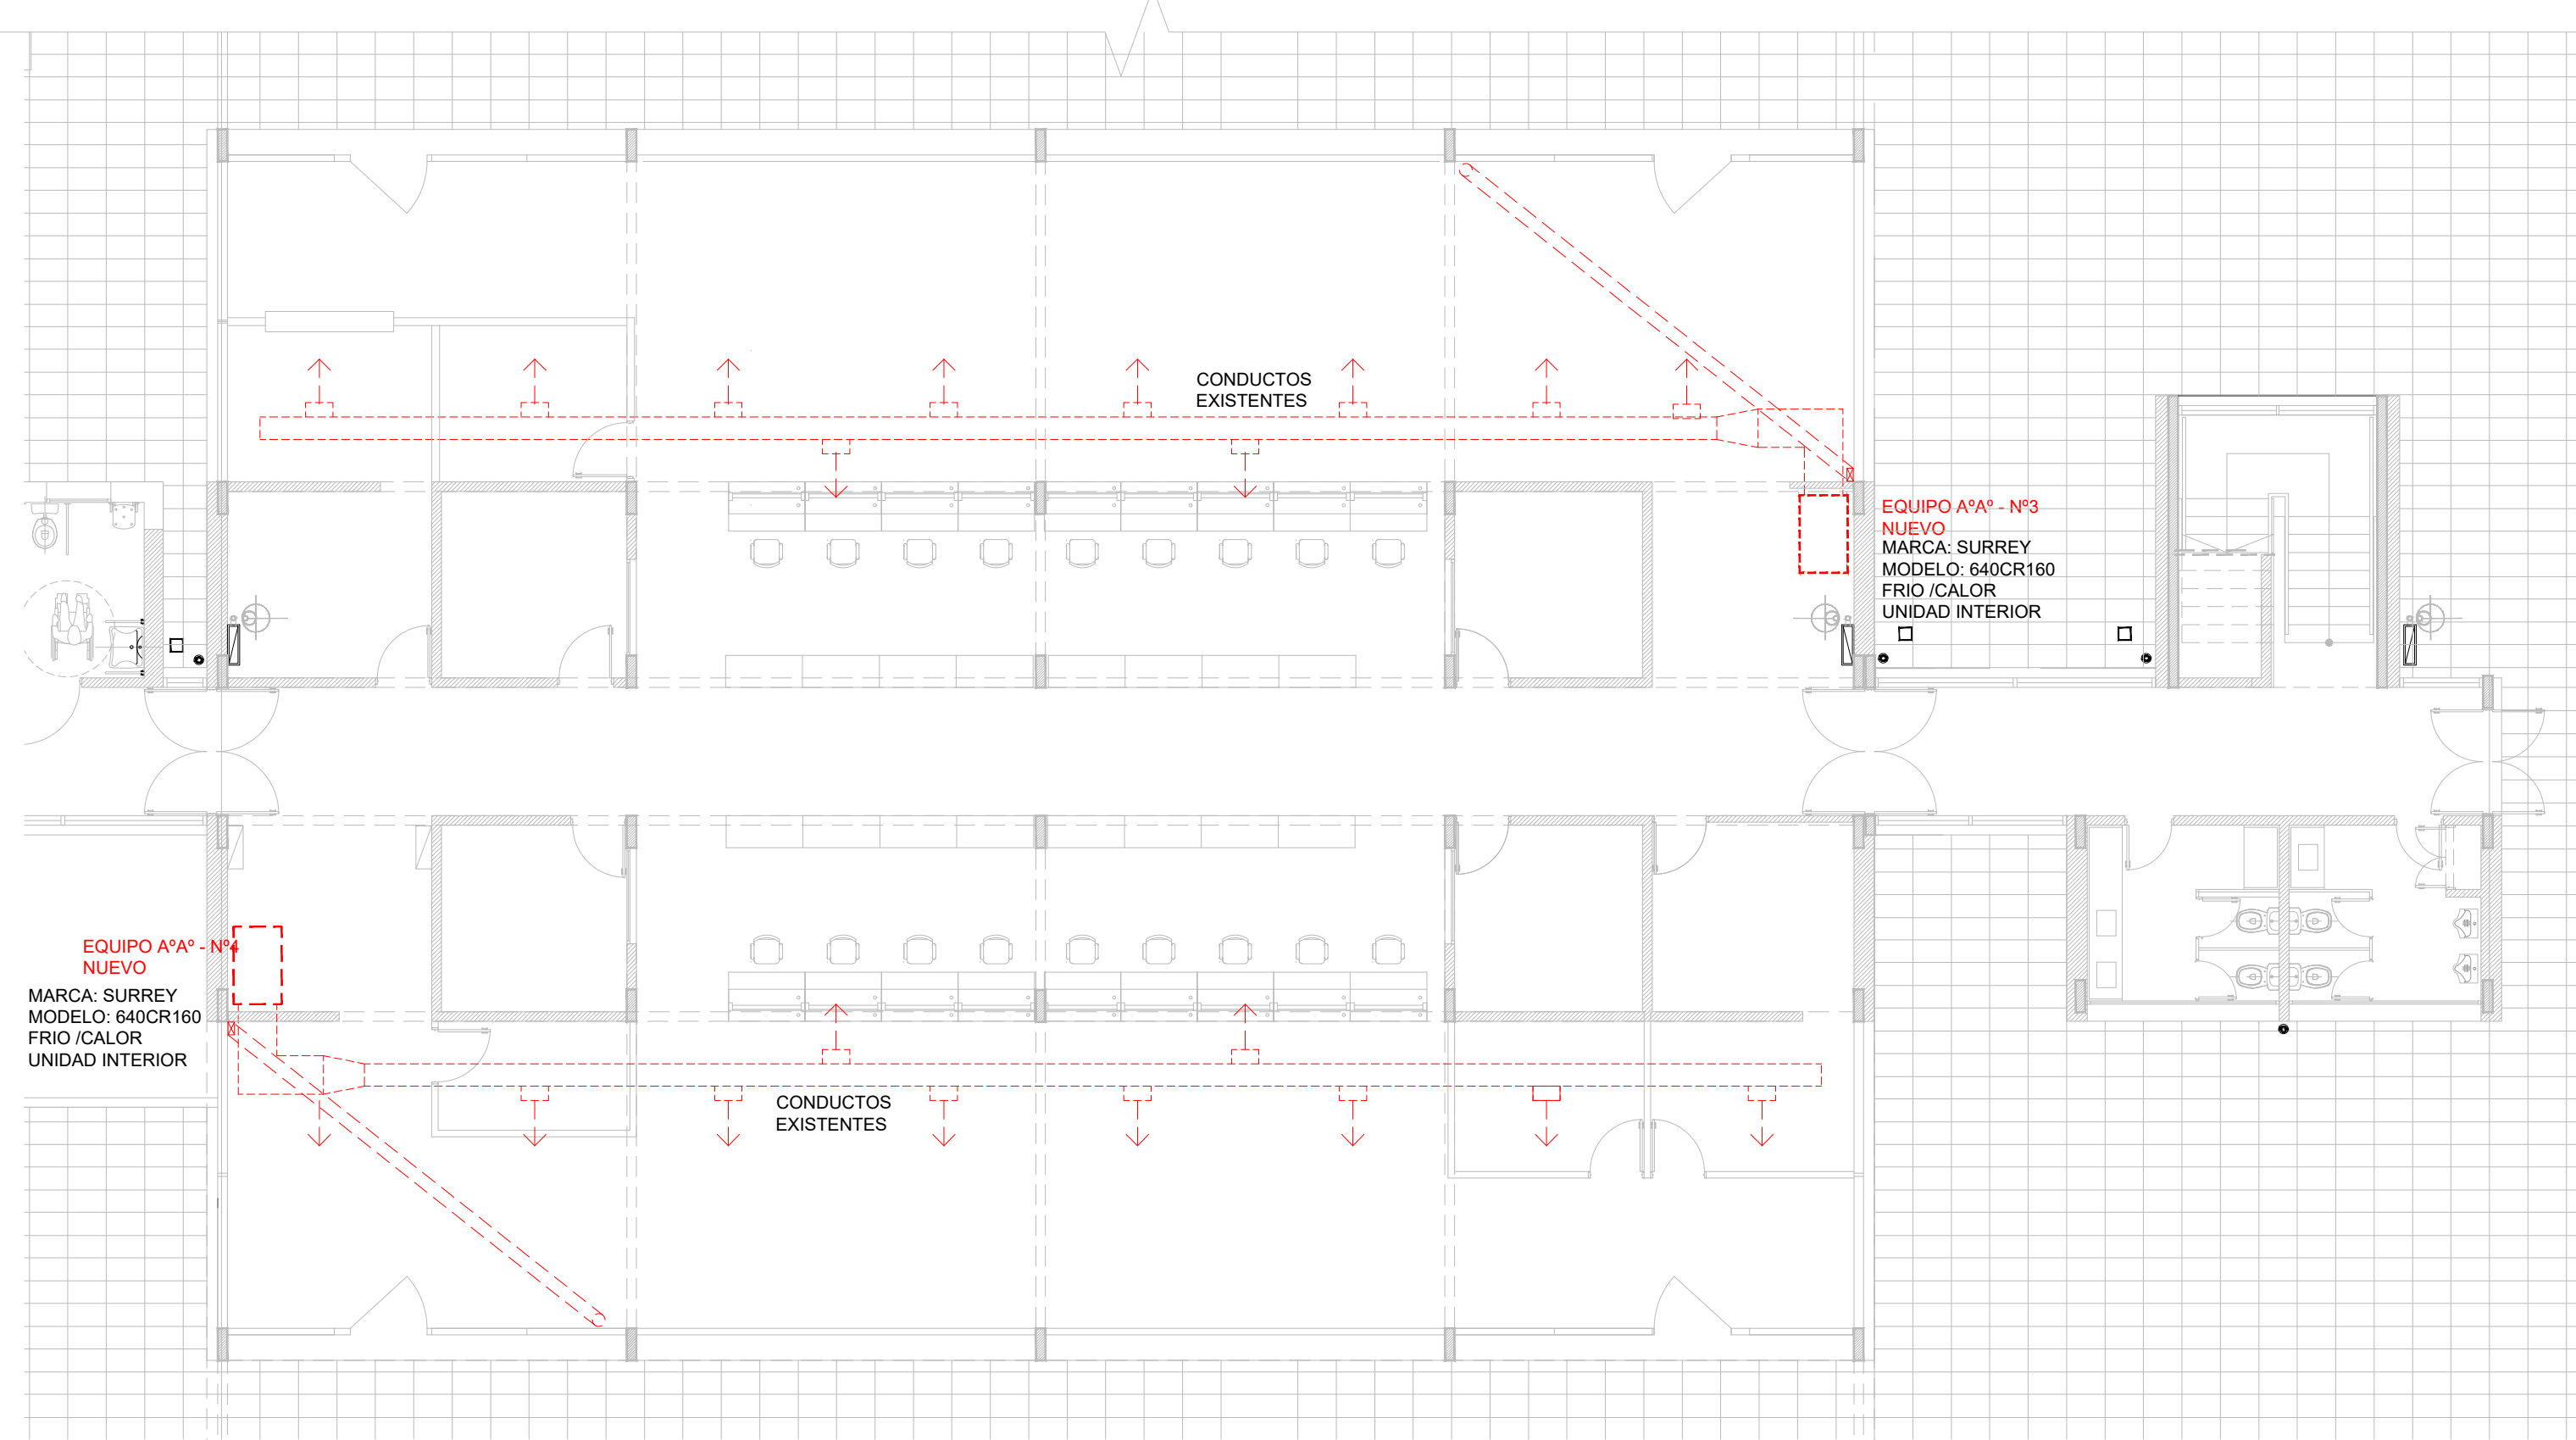


4 CORTE
Escala 1:100

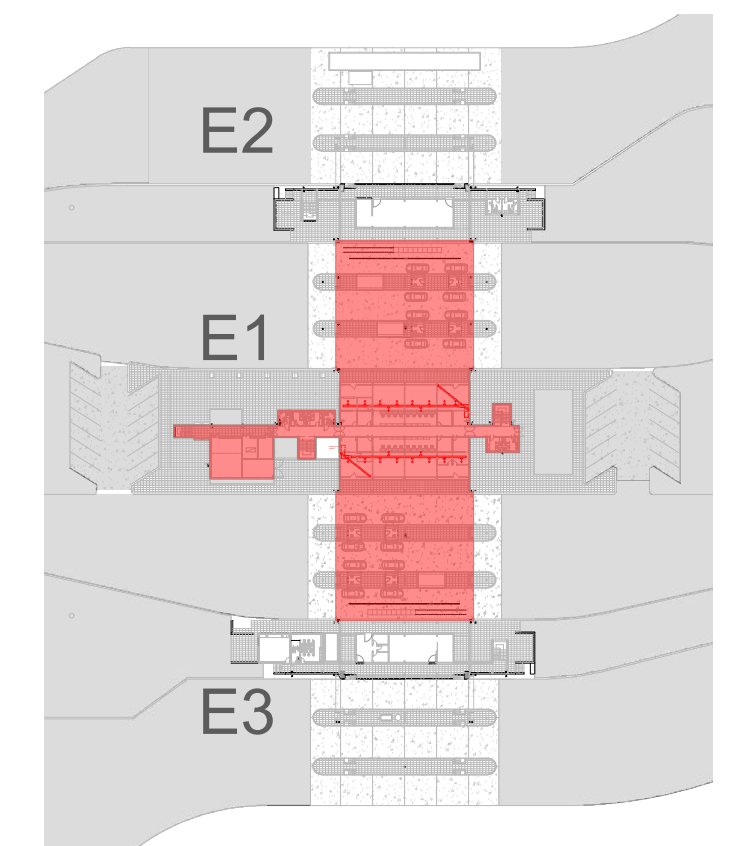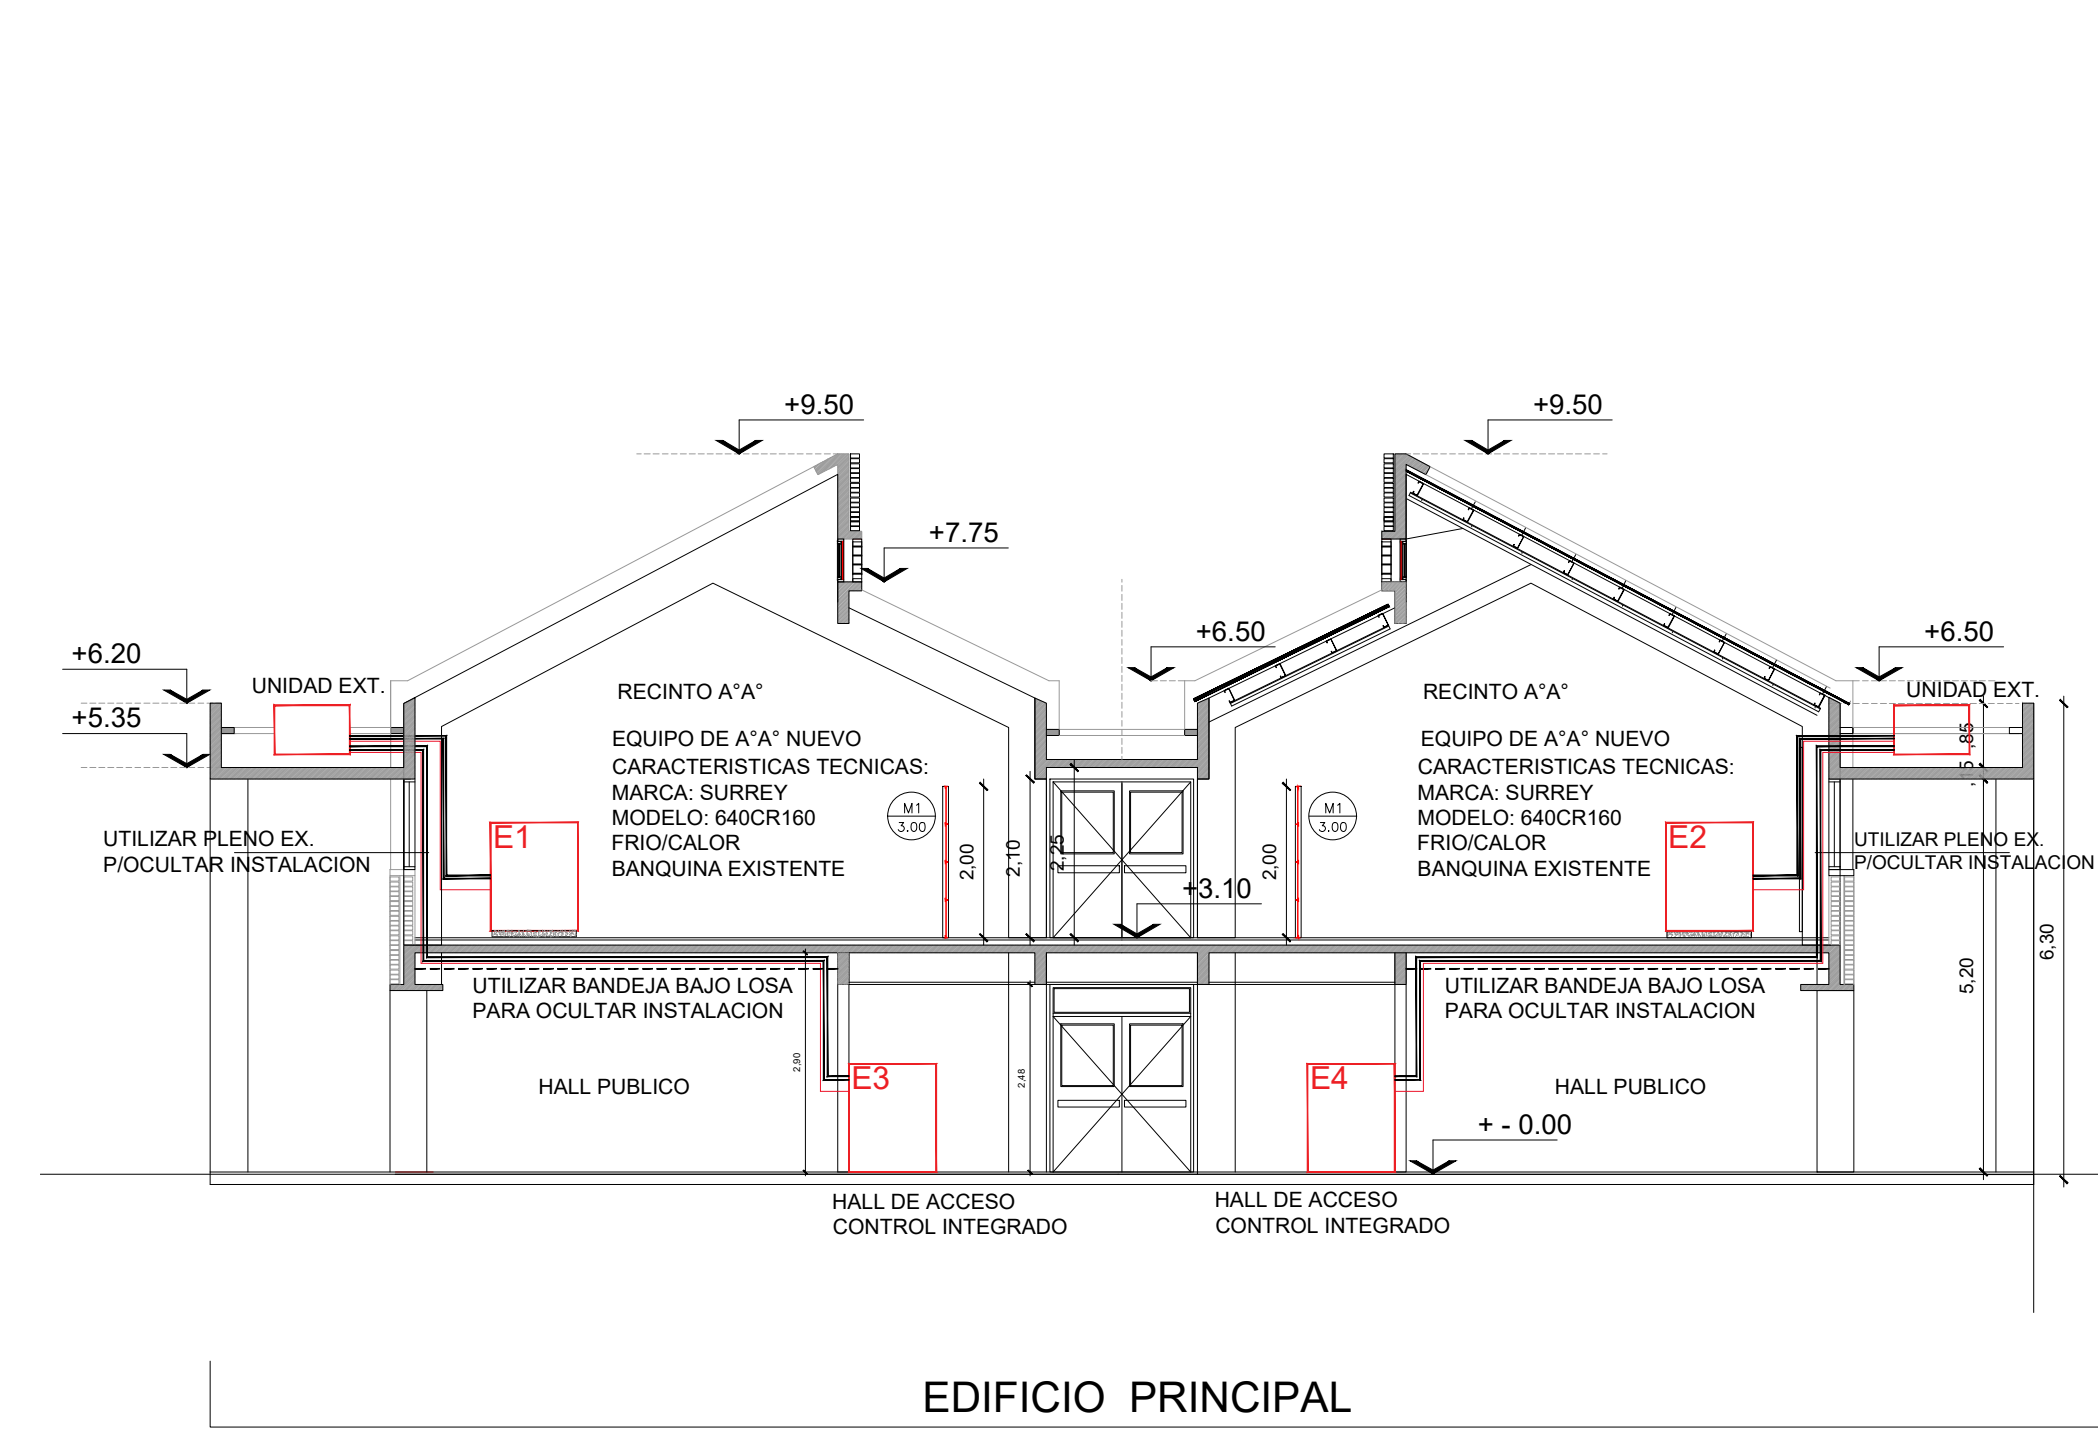

2 PLANTA ALTA
Escala 1:100

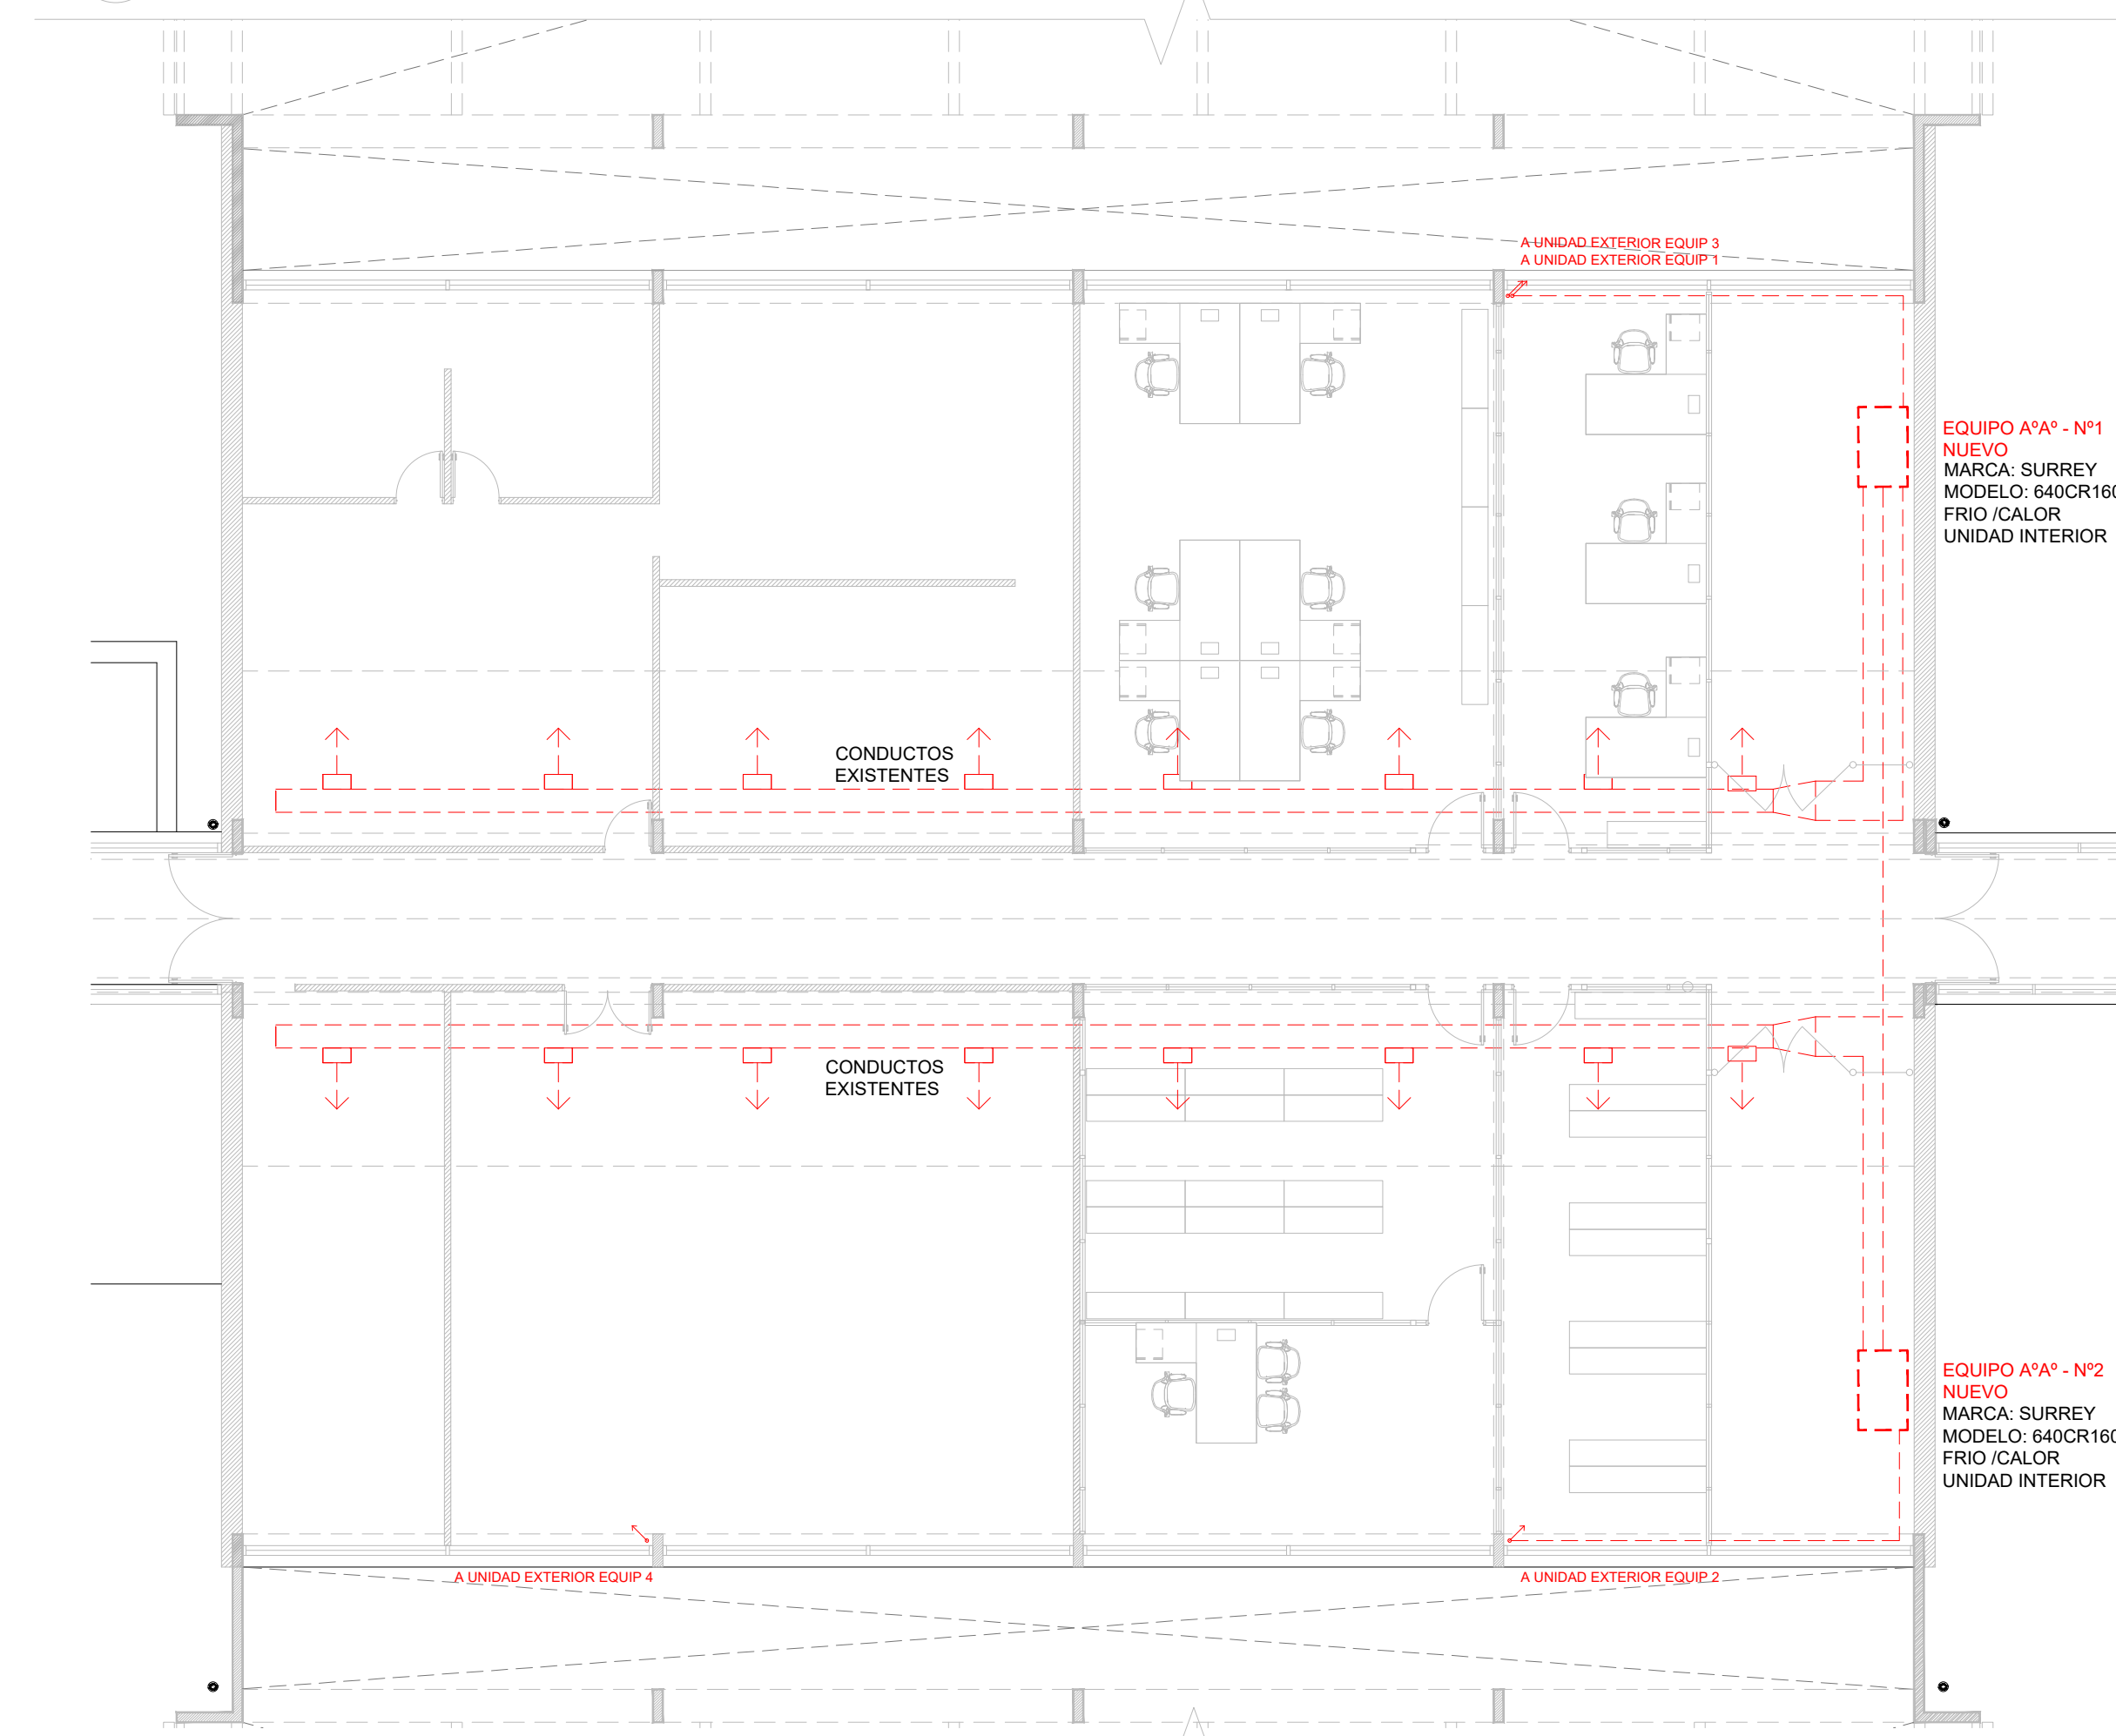

3 PLANTA TECHOS
Escala 1:100

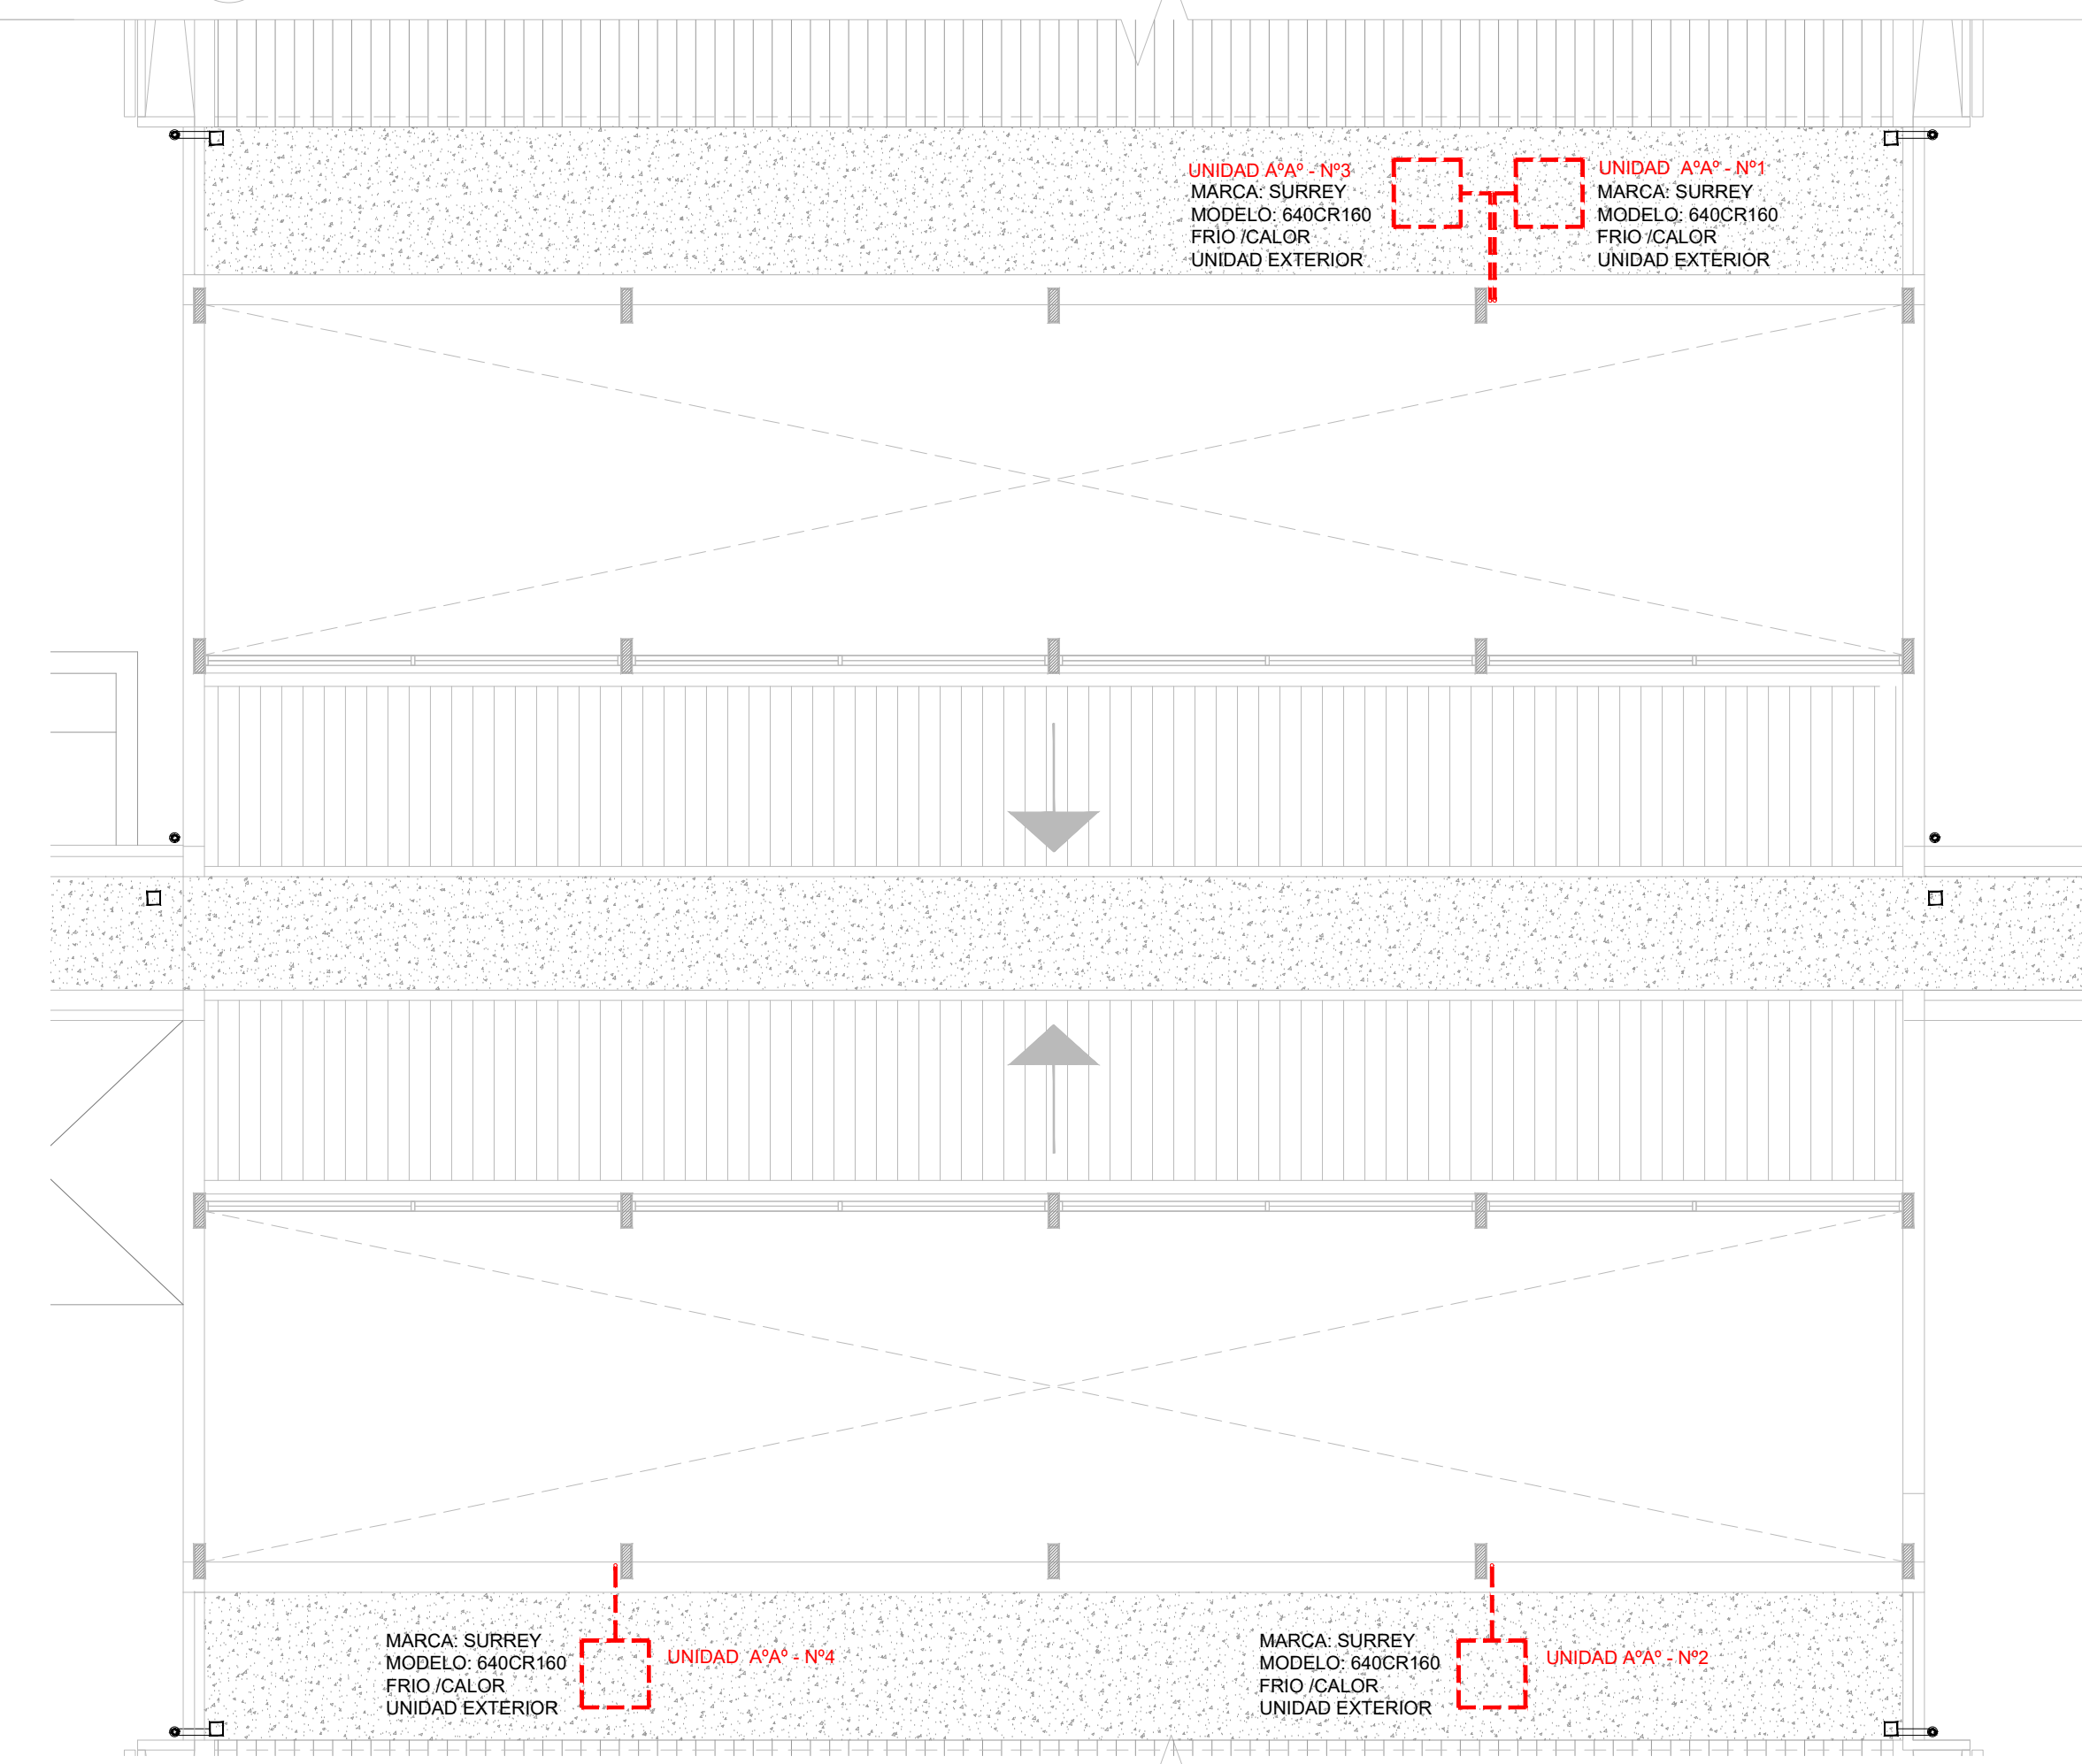

NOTAS:
EL PRESENTE PLANO DE REEMPLAZO DE EQUIPOS DE AIRE SE CONFECCIONA EN LOS PLANOS DE DETALLE DEFINITIVO QUE DEBERAN SER APROBADOS POR LA D.S. y LA INSPECCION DE OBRA. EL PLANO PRESENTADO POR LA CONTRATISTA ESTARA EN UN TOPO GRAFICO QUE SERA ENTREGADO A LA CONTRATISTA.
TODAS LAS MEDIDAS Y MARGENES DE VERIFICACION EN OBRA POR EL CONTRATISTA.
TODOS LOS DETALLES CONSTRUCTIVOS SERAN COORDINADOS Y COMPROBADOS EN OBRA.

PLANO NO APTO PARA CONSTRUCCION

MODIFICACIONES:	REVISION	FECHA	DESCRIPCION